









Jestřabí Lhota

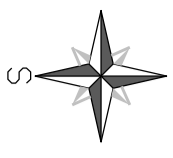

LEGENDA :

-  stávající kabelové vedení AYKY 3x2,40+120mm²
-  nový zemní kabel AYKY 3x120+70 mm²
-  chránička KOPOFLEX D=110 (překop)
-  nová skřín typu SS100/NVEIP-C
-  stávající rozpojovací skřín SR402
-  uzemnění FeZn 30x4 mm²
-  číslo parcelní číslo popisný

246/15 161



ČEZ Distribuce, a.s.
Teplická 874/8
405 49 Děčín

Schvaluje se s výhradou, že projekt i skutečné provedení musí odpovídat platným prováděcím předpisům, normám EN, ČSN, PNE a všem bezpečnostním zákonným ustanovením. Za dodržení těchto náležitostí odpovídá projektant a stavbu provádějí dodavatel.

Platnost vyjádření je 1 rok.

V Kolině	Dne:	Podpis:
----------	------	---------

POZOR !!!

Stávající podzemní zařízení zakresleno pouze orientačně. Před započatím výkopových prací nutno nechat vyjít !!!

Při styku podzemních i nadzemních zařízení dodržet ze jména ČSN 73 6005, ČSN 33 3301 a ČSN 33 2000-5-52!!!

Pilíř zasypat pískem 30 cm nad úroveň terénu.

Ochrana před nebezpečným dotykem neživých částí rozvodných elektrických zařízení do 1000 V podle PNE 33 2000-1 odst. 3.3 (v návaznosti na ČSN 33 2000-4-4) čl. 3.3.2.5 Ochrana automatickým odpojením vodné části od zdroje nadproudovými jističmi prvky.

VNĚJŠÍ VLIVY STANOVENY DLE PNE 33 0000 - 2

Projektování elektrických zařízení

PROJEKTANT: Milan Kropáček

UZEZNÍ SPRÁVA: k.ú. Jestřabí Lhota

INVESTOR: ČEZ Distribuce a.s., Teplická 874/8, Děčín IV

STAVBA:

Jestřabí Lhota, kNN pro p.č.246/15,16 situace kNN - montáž

Tomáš Havíček
Masarykova 127, 286 01 Čáslav

KRESLIL: Tomáš Havíček

IC0: 63842688


DATUM: 6/2015

STUPEŇ: DPS

MĚŘÍTKO: 1:500

OKRES: Kolin

ČÍSLO STAVBY: IV-12-6018727

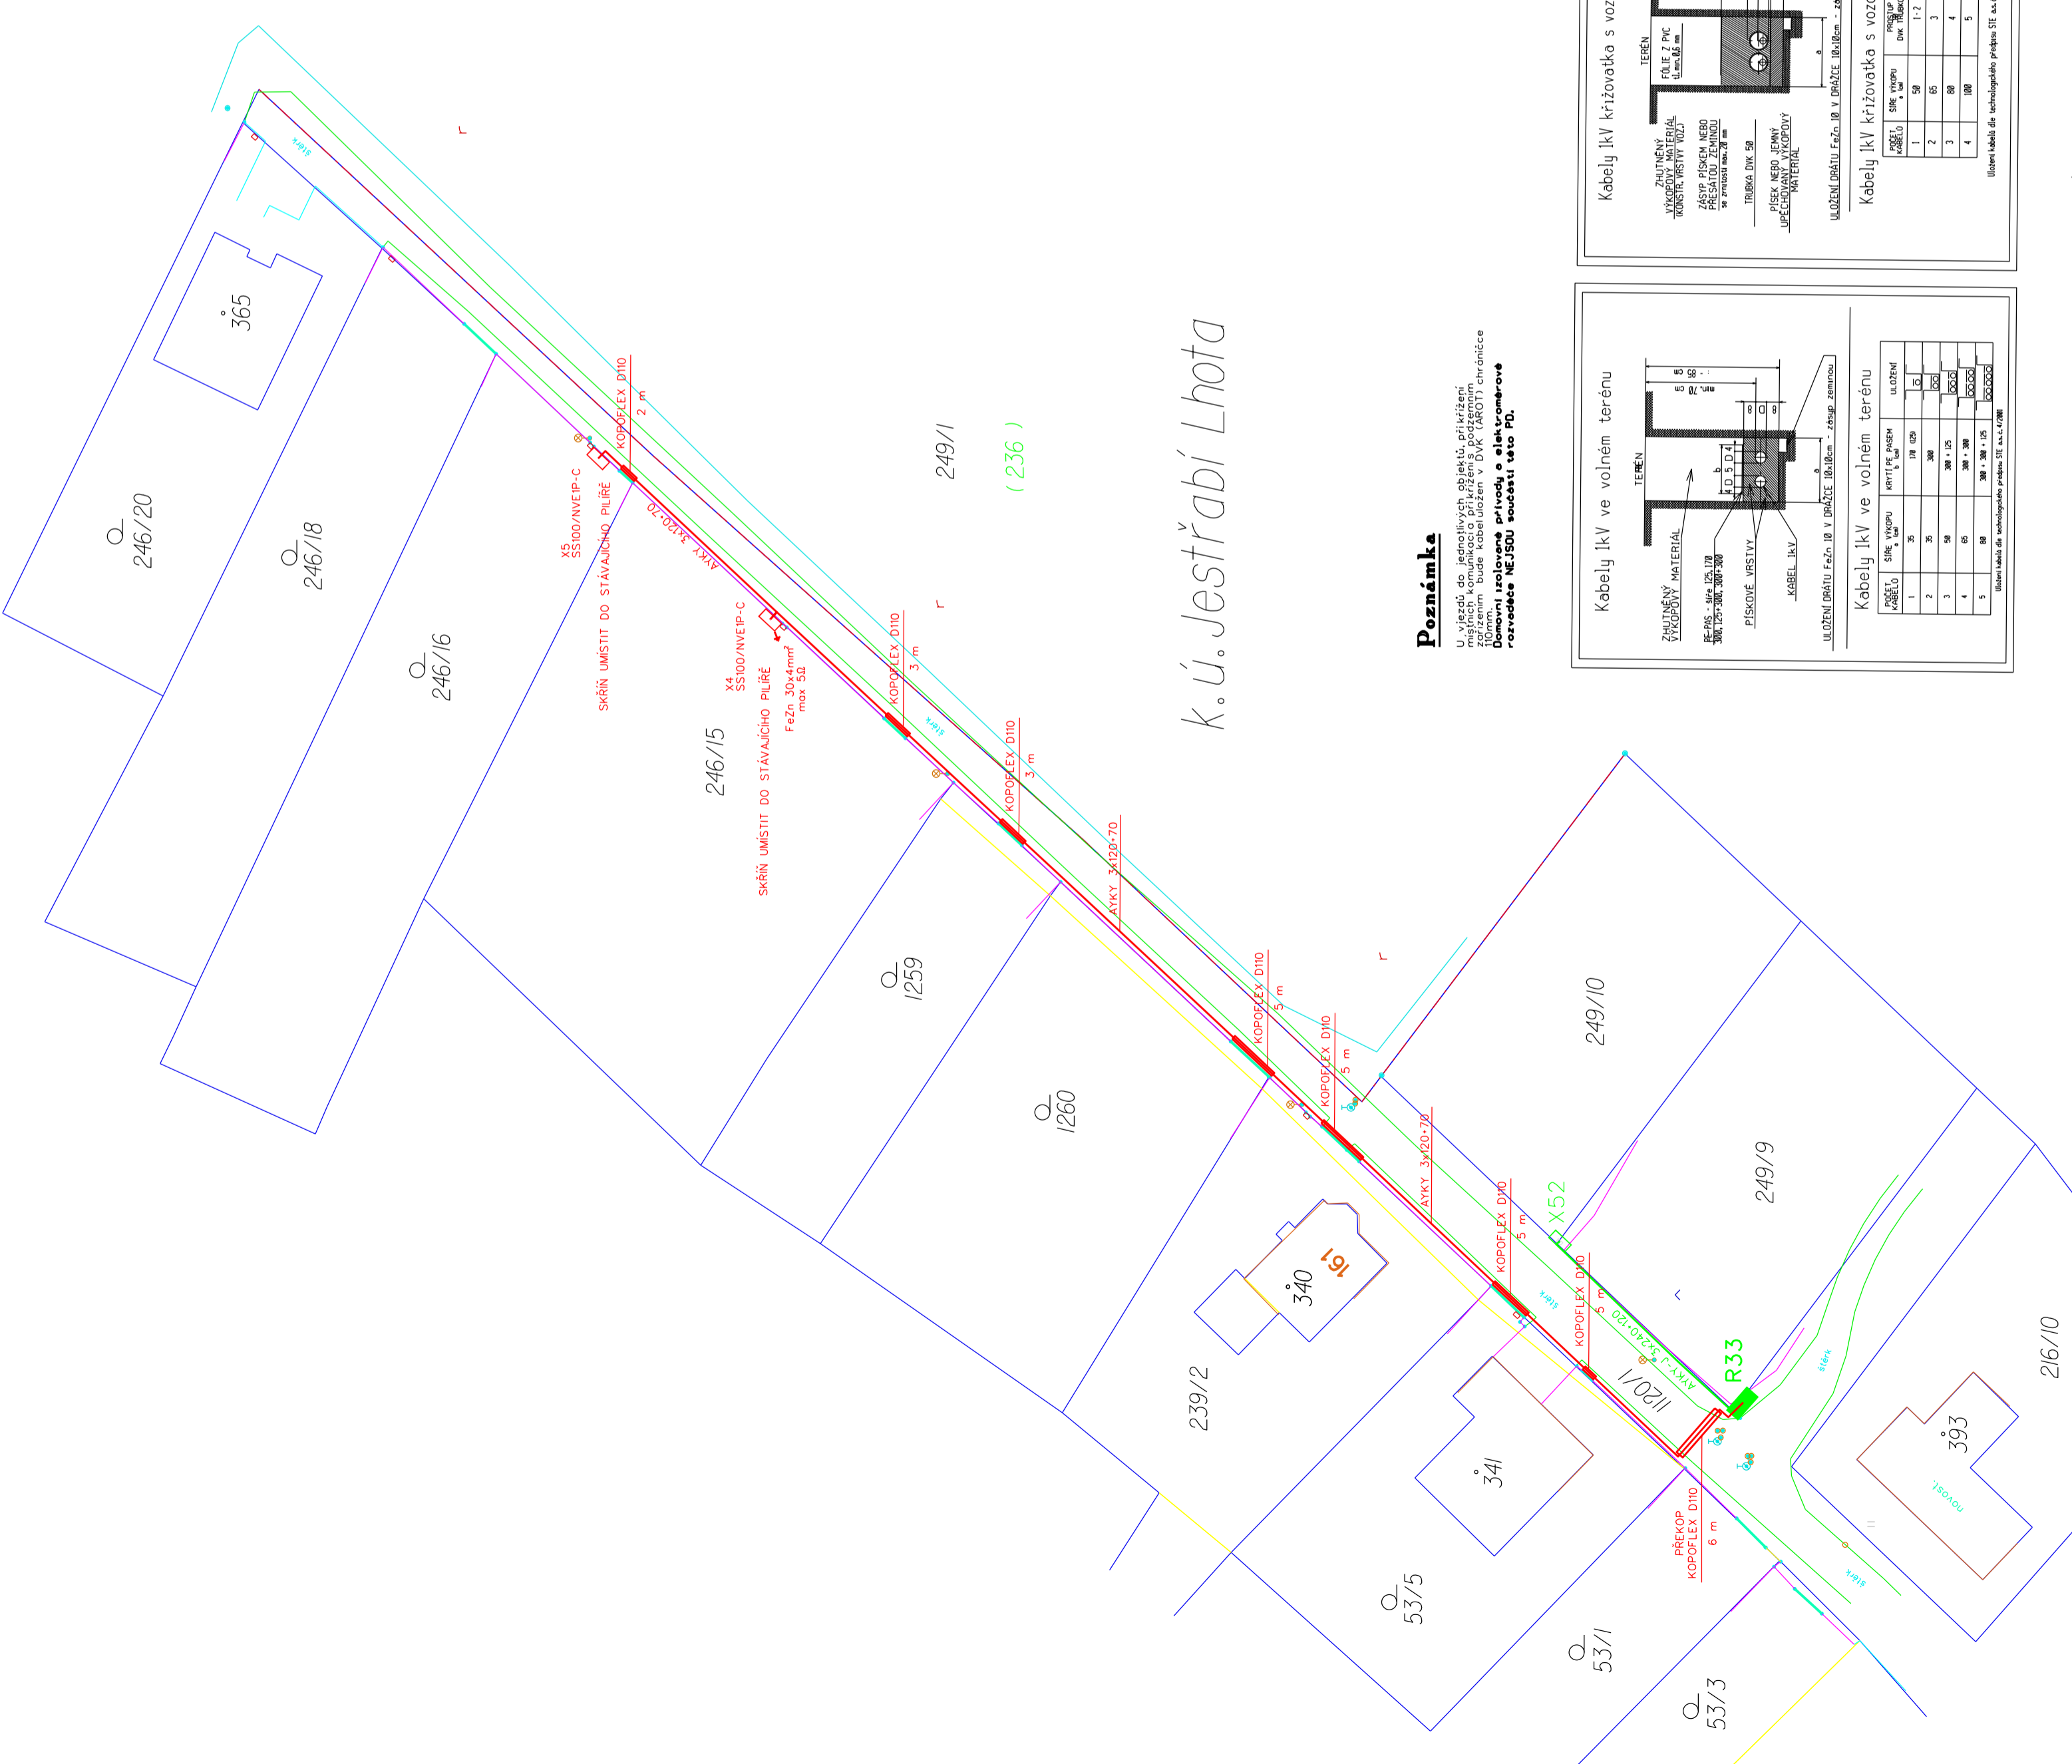

k.ú. Jestřabí Lhota

Poznámka

U vjezdů do jednotlivých objektů, příkřížení železničních kolejí, kabelových úložných zařízení, bude kabel uložán v DVK (AROTI) chrániče. **Doručena NEJSOU součástí této PD.**

